


Legenda:

- Oblast stavby
- Kolejové úpravy a výstavba nového technologického zařízení
- Úprava stávajícího technologického zařízení

Městský úřad
Rychnov nad Kněžnou
Odbor výstavby a životního prostředí
schvaluje za podmínek
uvedených v čl. OVŽP
ze dne 23. 04. 2013
24069/12
vedoucí odboru

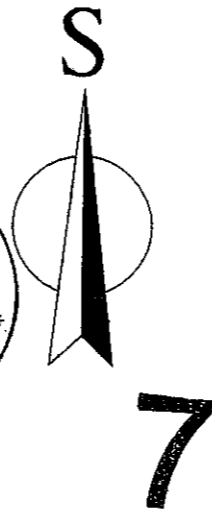

VÝŠKOVÝ SYSTÉM Bpv SOUŘADNICOVÝ SYSTÉM S-JTSK

Číslo změny:	Obsah změny:	Datum změny:
01	PD po zapracování připomínek	02/2012
02	-	-
03	-	-

Objednatel:



SŽDC, s.o.
Dlážděná 1003/7, 110 00 Praha 1
tel.: +420 222 335 777
e-mail: szdc@szdc.cz

Generální projektant:



SUDOP PRAHA a.s.
Olšanská 1a, 130 80 Praha 3
tel.: +420 267 094 111
fax: +420 224 230 316
e-mail: praha@sudop.cz

Hlavní inženýr projektu:
ING. PETR NEKULA
Garant profese:
ZDENĚK PACHOLÍK

Středisko:

ELEKTROTECHNIKY, TRAKCE, SDĚLOVACÍ A ZABEZPEČOVACÍ TECHNIKY

Vedoucí střediska: ING. MARTIN RAIBR	Odpovědný projektant SO, IO, PS: ING. PETR NEKULA	Vypracoval: ING. LUBOMÍR KOLÁRIK	Kontroloval: ING. MARTIN RAIBR
---	--	-------------------------------------	-----------------------------------

Název akce:

**Zvýšení kapacity trati Týniště n.O. - Častolovice - Solnice,
2. část, rekonstrukce žst. Častolovice**

Číslo smlouvy:
11 271 208

Projektový stupeň:
PD

Část:

**SITUACE STAVBY
PŘEHLEDNÁ SITUACE OBLASTI STAVBY**

Datum:
29.02.2012

Číslo částí:
C.1


Název přílohy:

CELKOVÁ SITUACE STAVBY / 1 : 50 000/

Měřítko:
1 : 50 000

Počet formátů:
3xA4

Číslo přílohy:
1

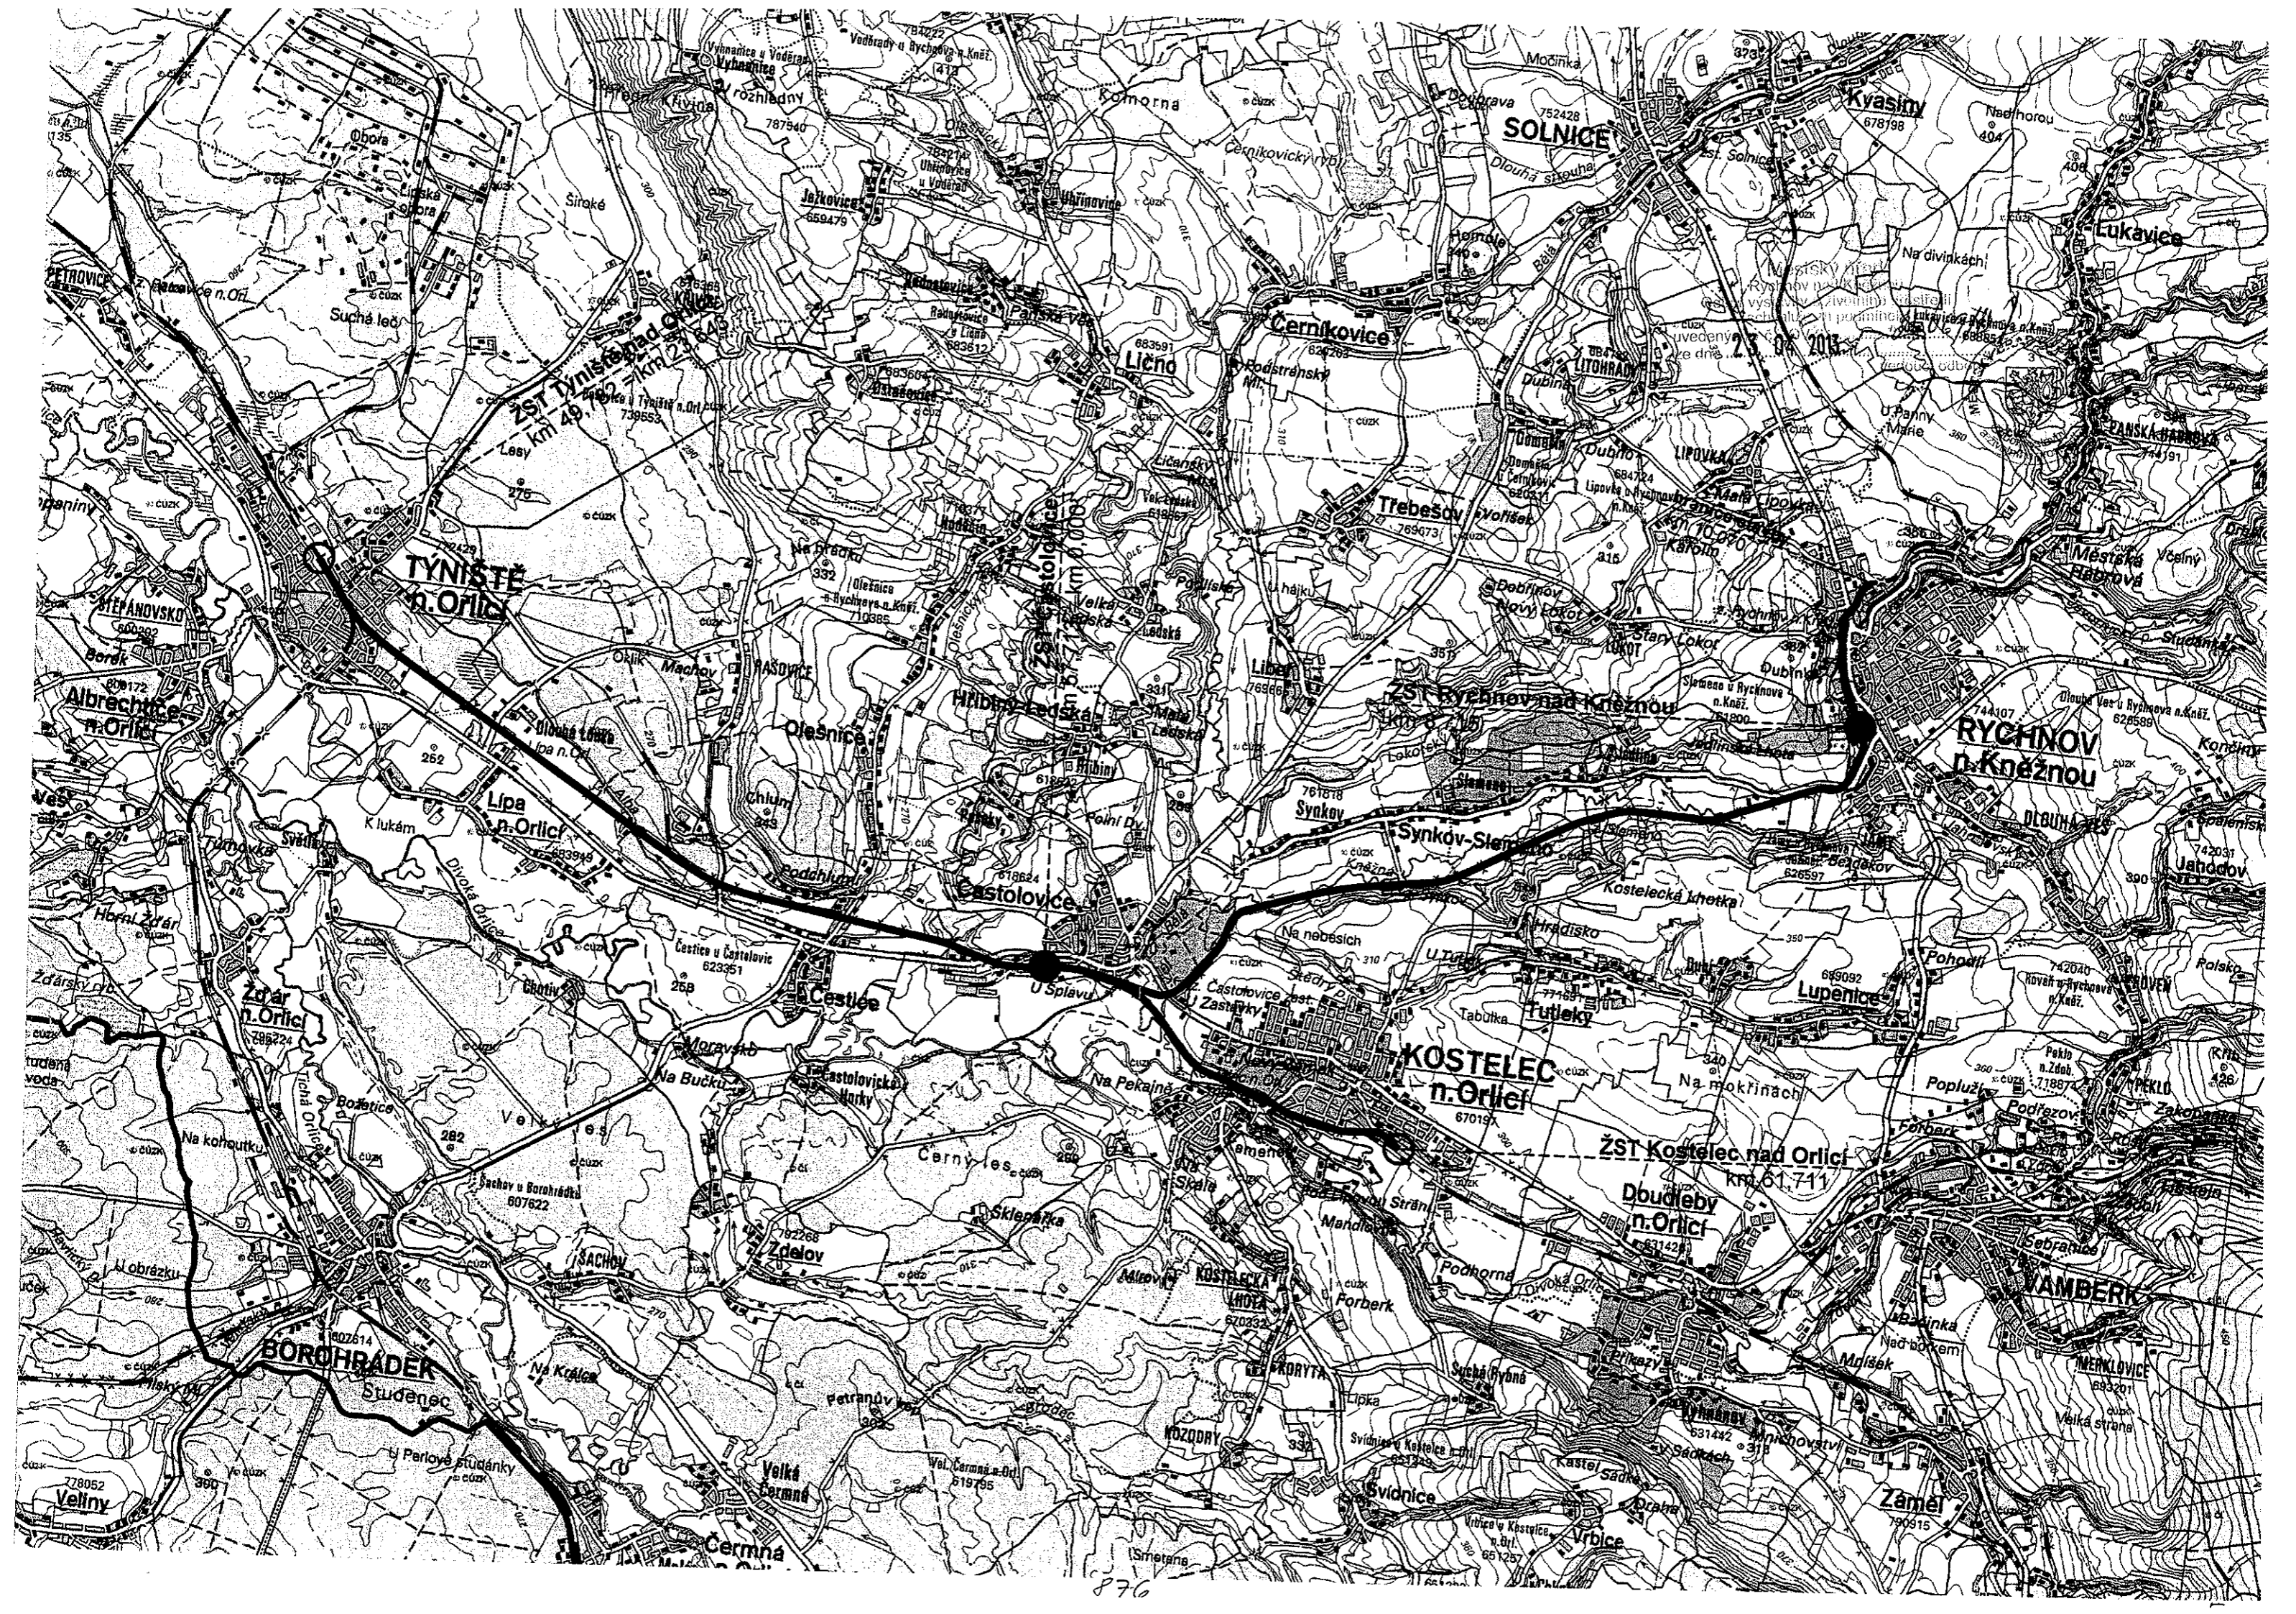

TYNÍŠTĚ
n. Orlicí

SOLNICE

ČERNÍKOVICE

RYCHNOV
n. Knežnou

KOSTELEČ
n. Orlicí

BOROHRÁDEK
Studeneč

AMBERK